

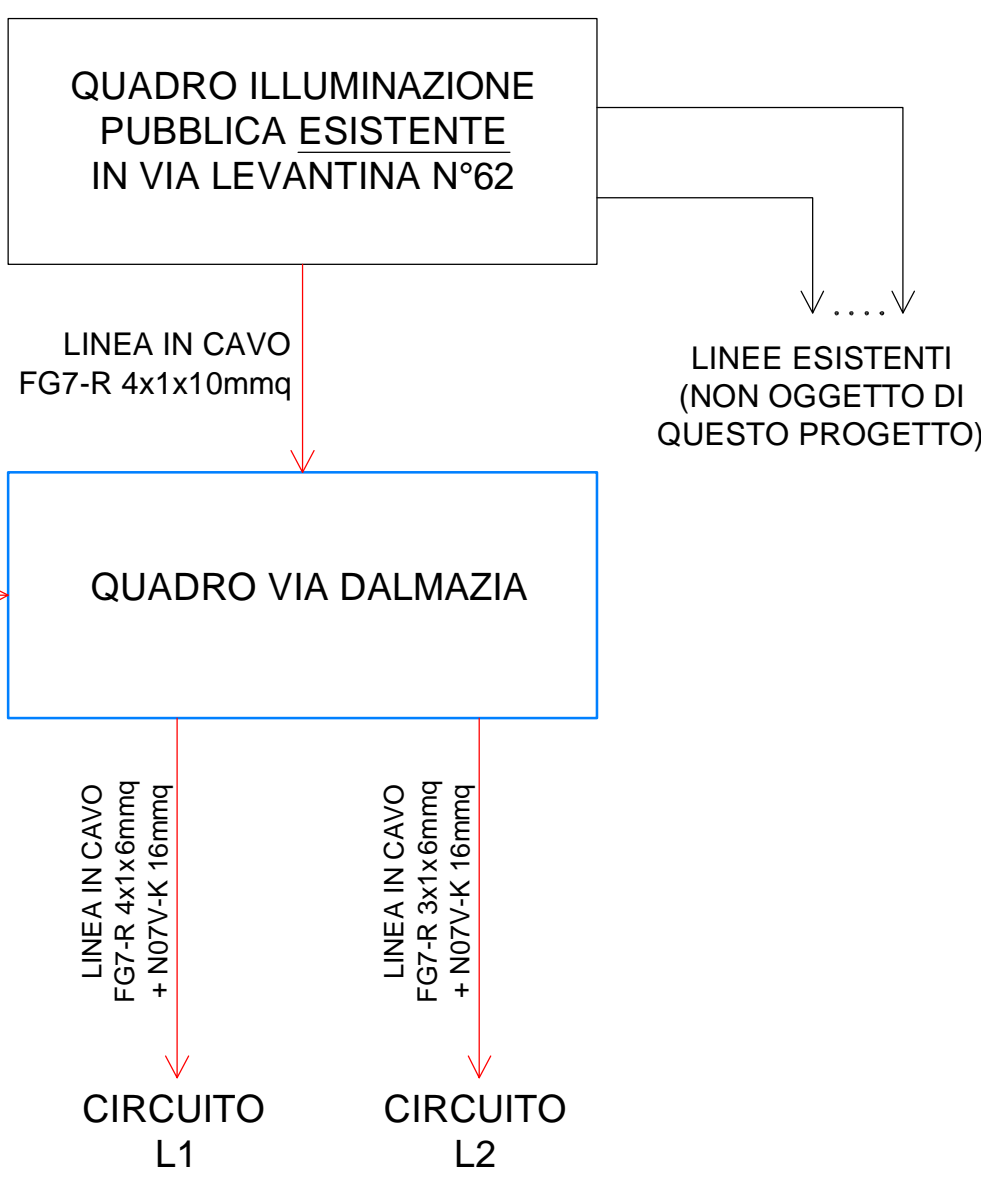
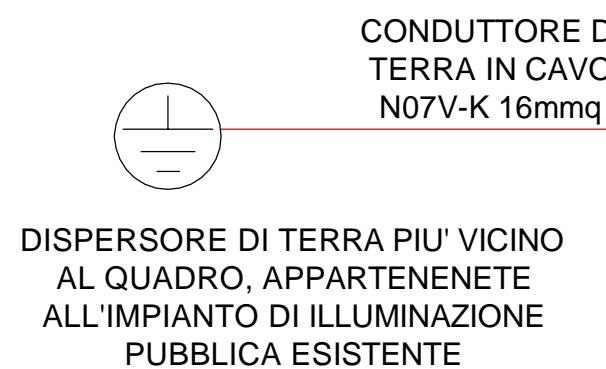
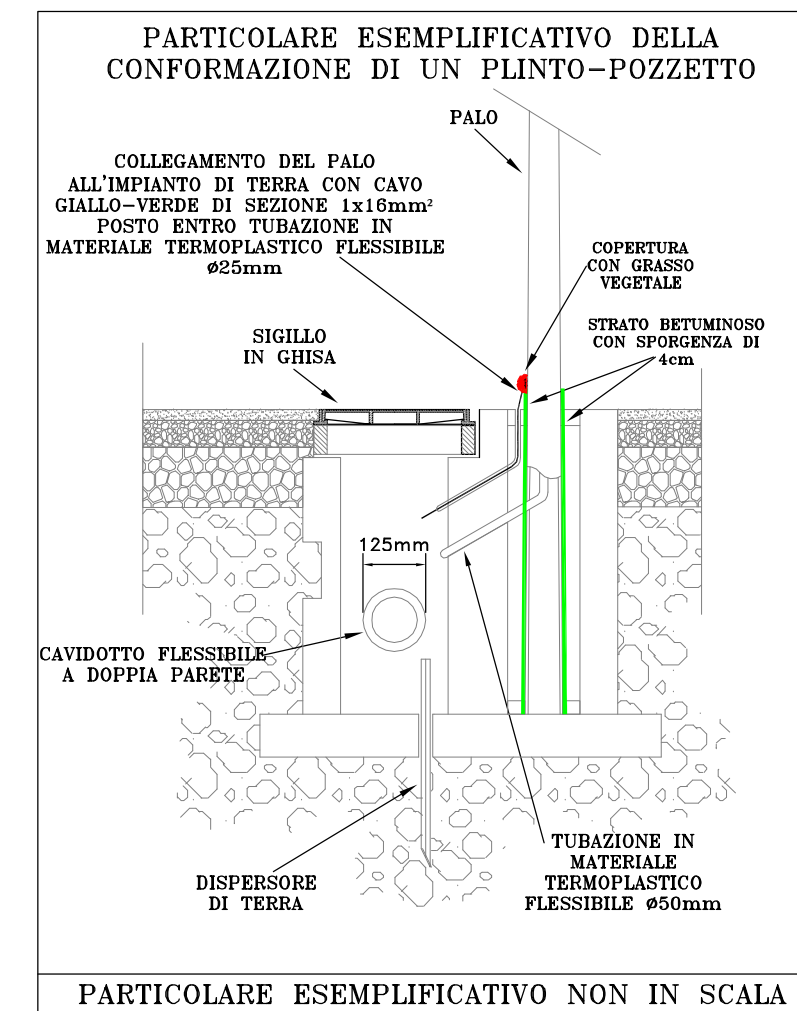


PLANIMETRIA STRALCIO 1  
SCALA 1:200

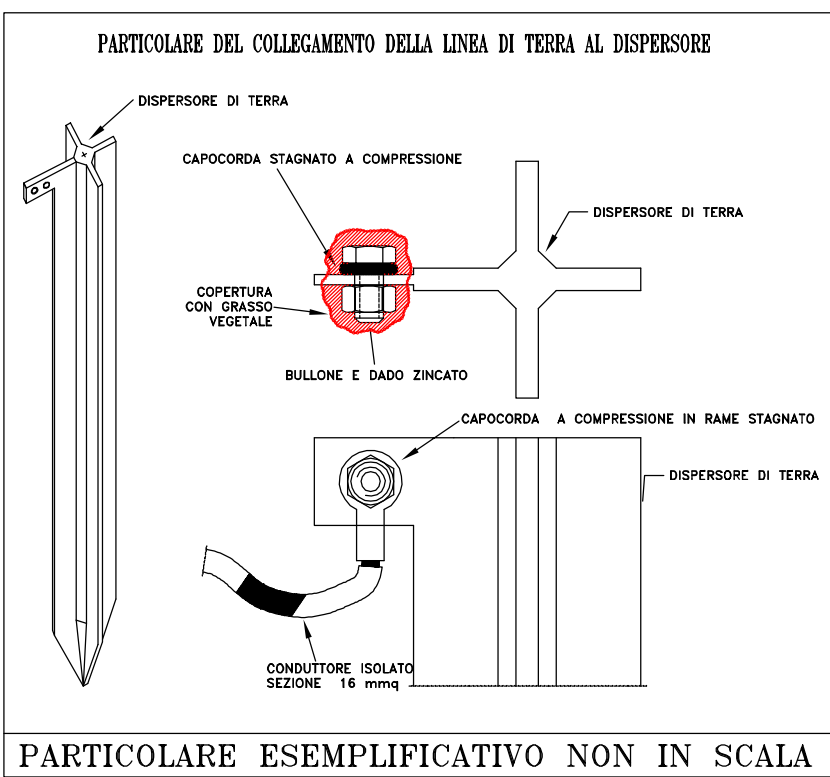

ILLUMINAZIONE VIA DALMAZIA

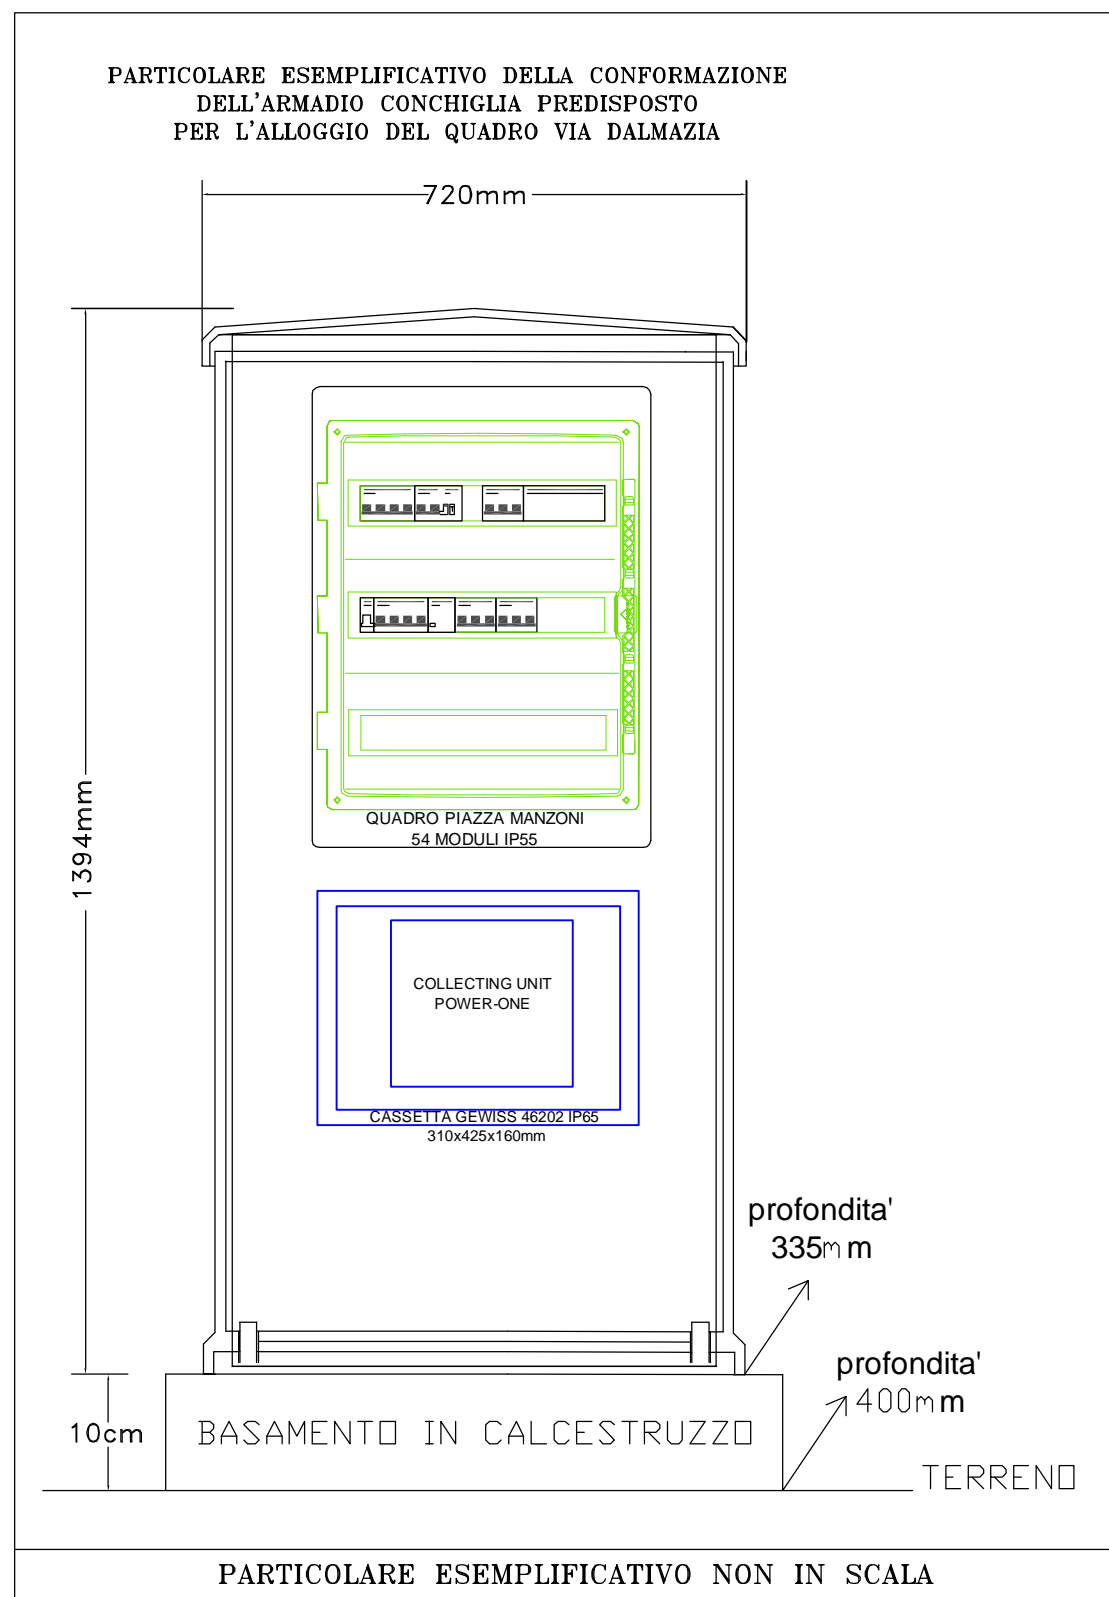

CORPO ILLUMINANTE PER ILLUMINAZIONE STRADALE TIPO AEC XMOD RX, CON 27 LED POTENZA 48W CON ALIMENTATORE POWER-ONE, INSTALLAZIONE SU PALO A SEZIONE RETTANGOLARE DI ALTEZZA FUORI TERRA 5m



ILLUMINAZIONE VIA NELSON



CORPO ILLUMINANTE PER ILLUMINAZIONE STRADALE TIPO PHILIPS IRIUM, CON LAMPADA AL SODIO ALTA PRESSIONE 7 0W, INSTALLAZIONE SU PALO CONICO DIRITTO DI ALTEZZA FUORI TERRA 6m

## LEGENDA IMPIANTO ELETTRICO

48W LED	CORPO ILLUMINANTE PER ILLUMINAZIONE STRADALE TIPO AEC XMOD RX, CON 27 LED POTENZA 48W CON ALIMENTATORE POWER-ONE, INSTALLAZIONE SU PALO A SEZIONE RETTANGOLARE DI ALTEZZA FUORI TERRA 5m
70W SAP	CORPO ILLUMINANTE PER ILLUMINAZIONE STRADALE TIPO PHILIPS IRIUM, CON LAMPADA AL SODIO ALTA PRESSIONE 7 0W, INSTALLAZIONE SU PALO CONICO DIRITTO DI ALTEZZA FUORI TERRA 6m
	PLINTO-POZZETTO PER ILLUMINAZIONE PUBBLICA DI DIMENSIONI 40x40cm COMPLETO DI SIGILLO IN GHISA
	POZZETTO PER IMPIANTO ELETTRICO DI ILLUMINAZIONE PUBBLICA DI DIMENSIONI 50x60cm COMPLETO DI SIGILLO IN GHISA
	POZZETTO PER IMPIANTO FIBRA OTTICA DI DIMENSIONI 50x50cm COMPLETO DI SIGILLO IN GHISA
	DISPENSORE DI TERRA DA 2m IN PROFILATO DI ACCIAIO CON SEZIONE A "I" DI mm50x50x5, ZINCATO A CALDO SECONDO NORME CEI 7-6 CON FORI PER CONNESSIONE CONDUTTORE DI TERRA
	CAVODOTTO PER POSA LINEE LUCE DI DIAMETRO 125mm INTERRATO AD UNA PROFONDITA' DI 50cm
	CAVODOTTO PER POSA FIBRA OTTICA DI DIAMETRO 125mm INTERRATO AD UNA PROFONDITA' DI 50cm
	QUADRO ELETTRICO

REV.	DATA	DESCRIZIONE	DISEGNATO	CONTROLLATO
4				
3				
2				
1	21/01/2014	Progetto definitivo	Minca D.	Dalla Libera A.M.
<div></div> <div>STUDIO TECNICO <i>Alpha Project</i> di Dalla Libera s.p.a. e Angelo Mauro Progettazione Impianti Elettrici e Tecnologici V. Gianda, 163 - Jesolo Lido (VE) Tel. 0421-961998 - Fax 0421-368077</div>			TIMBRO	
COMMITTENTE:				
Boldrin s.p.a. Jesolo Blu s.r.l.				
OGGETTO:				
Progetto di impianto elettrico di illuminazione pubblica per la riqualificazione di via Dalmazia a Jesolo Lido (Ve)			File: 052-07-02-01-D-P00	
			Rif.Int.: 05207-02-010	
			SCALA: 1:200	
SPECIFICHE:			TAVOLA	
Planimetria stralcio 1 Disposizione apparecchiature elettriche			E01	