


PARTICOLARE CONFORMAZIONE GRUPPO ILLUMINANTE - SCALA 1:20





SCHEMI A BLOCCHI IMPIANTO ELETTRICO ILLUMINAZIONE PUBBLICA

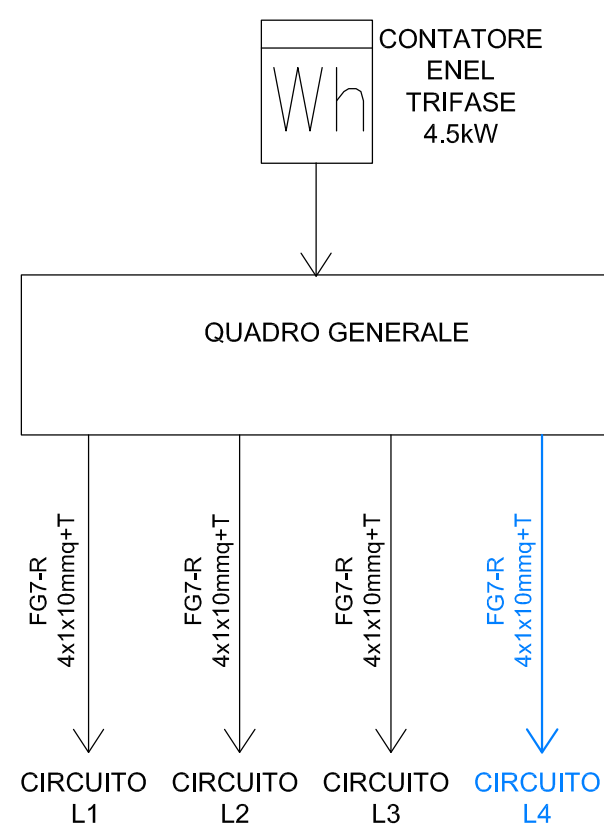


■ IMPIANTO ELETTRICO OGGETTO DI ALTRO PROGETTO  
■ IMPIANTO ELETTRICO OGGETTO DI PROGETTO


SCHEMI A BLOCCHI IMPIANTO ELETTRICO ILLUMINAZIONE PARCHEGGIO PRIVATO

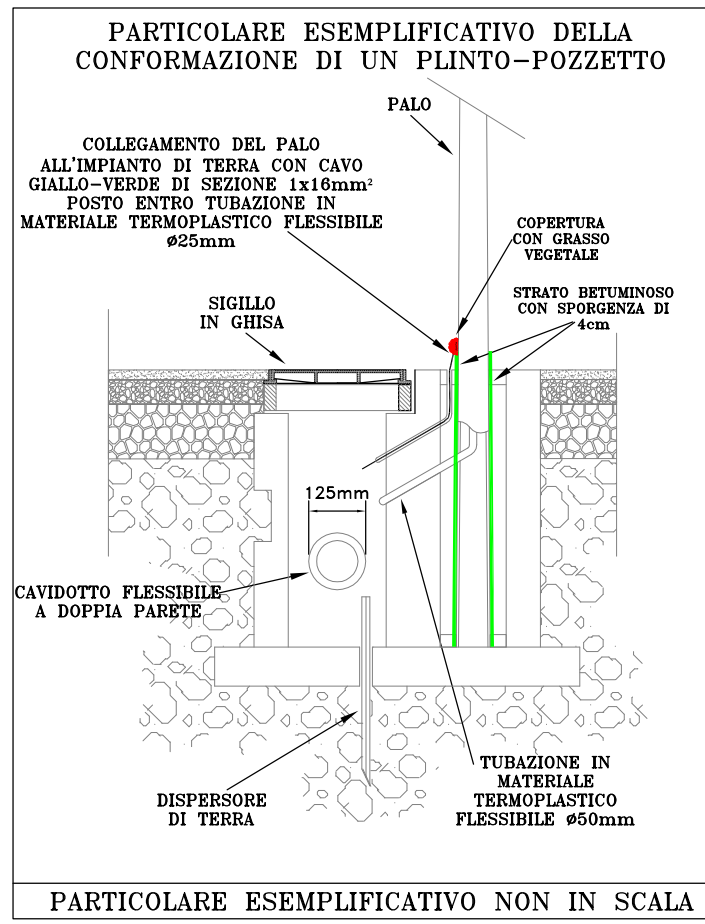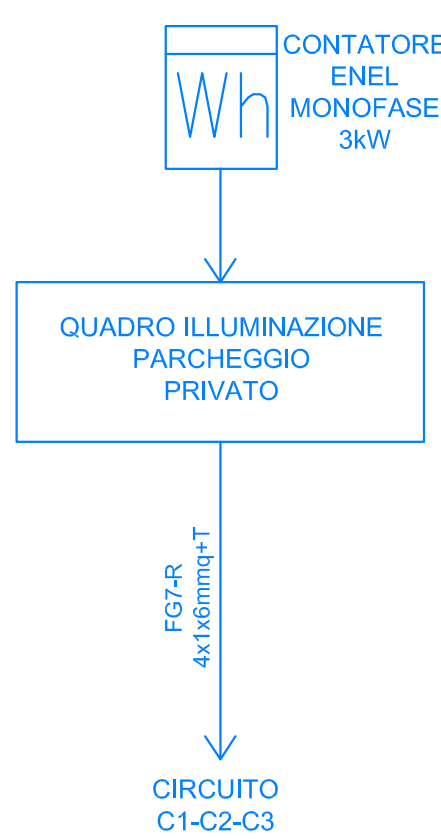


PARTICOLARE ESEMPLIFICATIVO NON IN SCALA

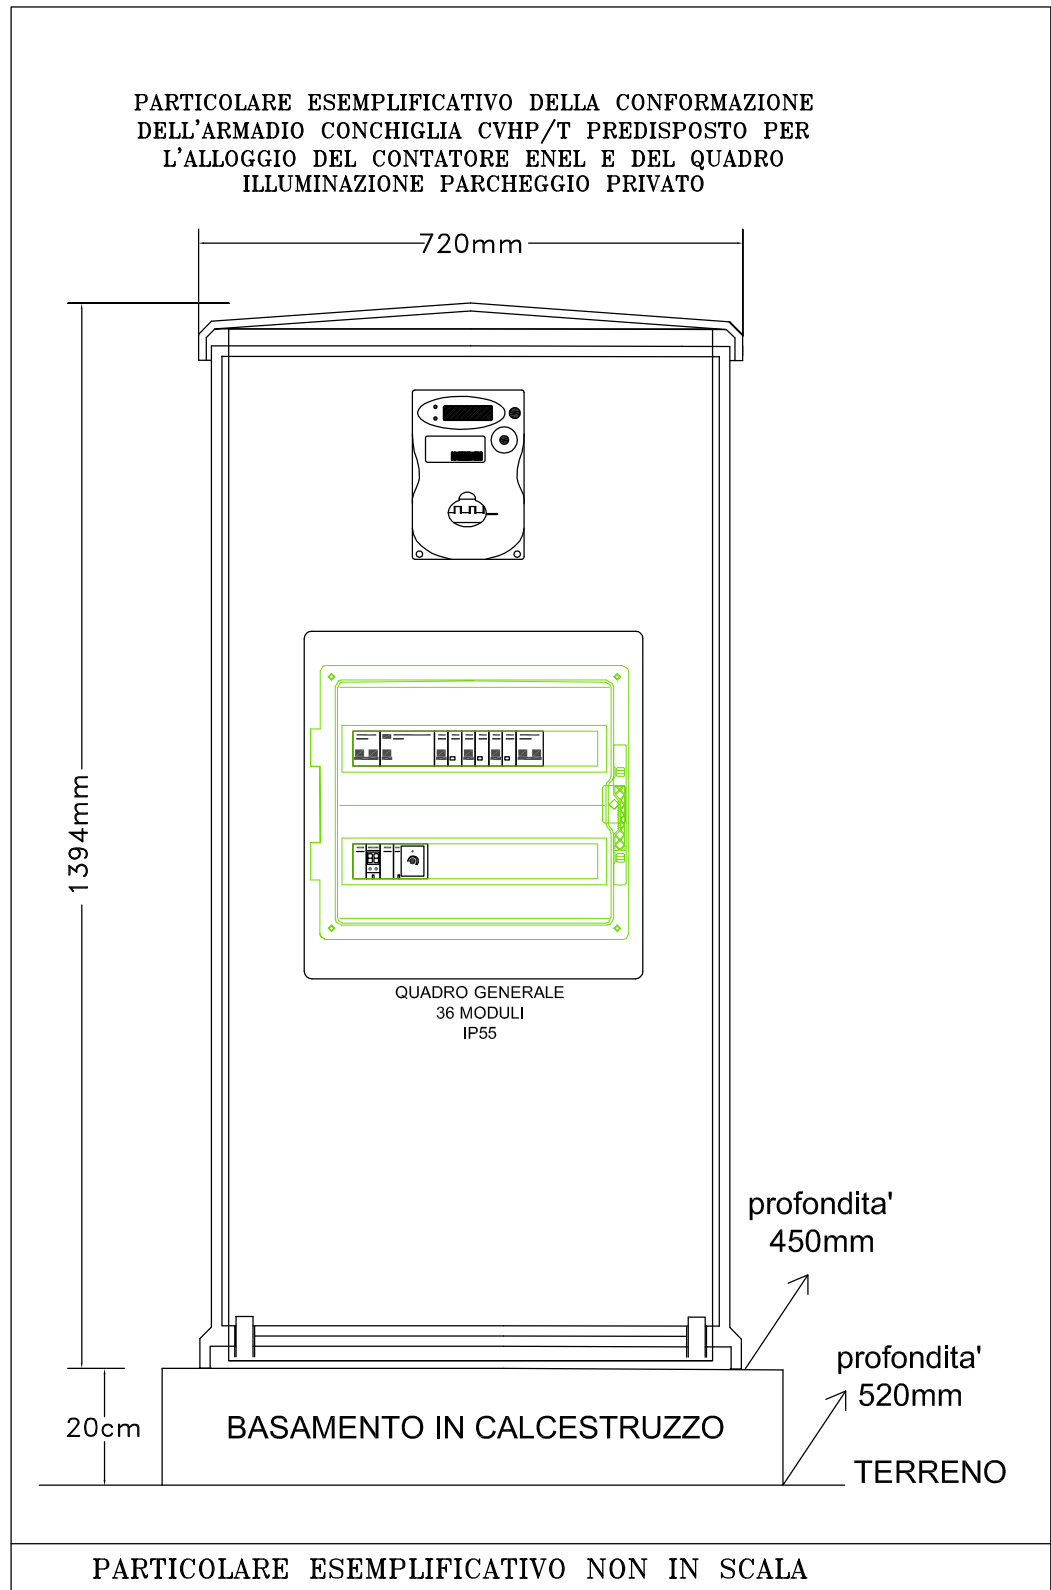

PARTICOLARE ESEMPLIFICATIVO DELLA CONFORMAZIONE DELL'ARMADIO CONGHIGLIA CVH/T PREDISPOSTO PER L'ALLOGGIO DEL CONTATORE ENEL E DEL QUADRO ILLUMINAZIONE PARCHEGGIO PRIVATO

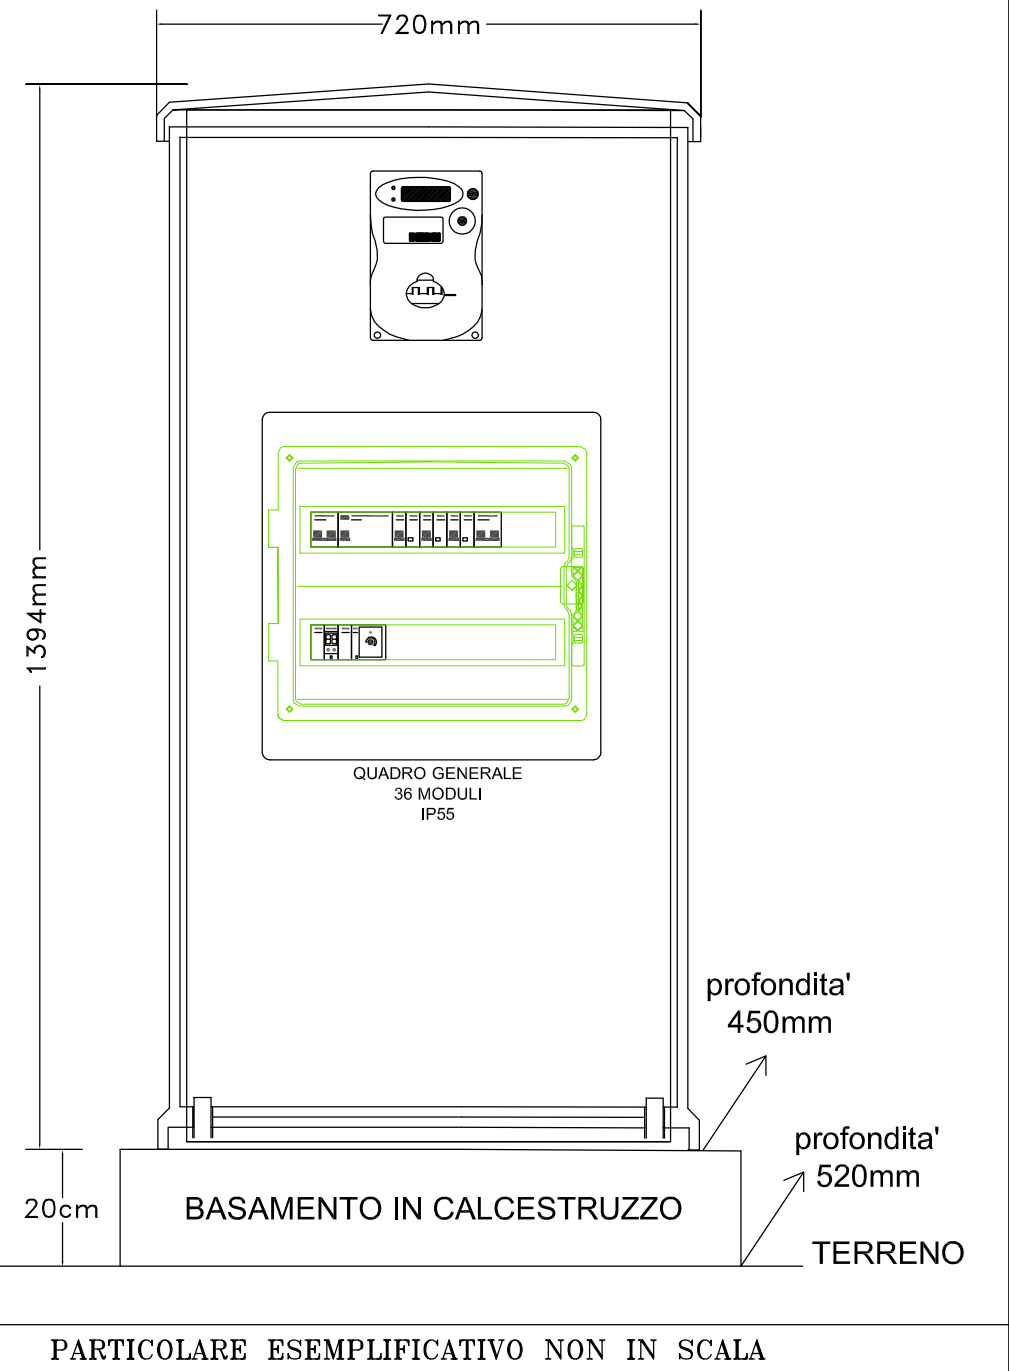


PARTICOLARE ESEMPLIFICATIVO NON IN SCALA

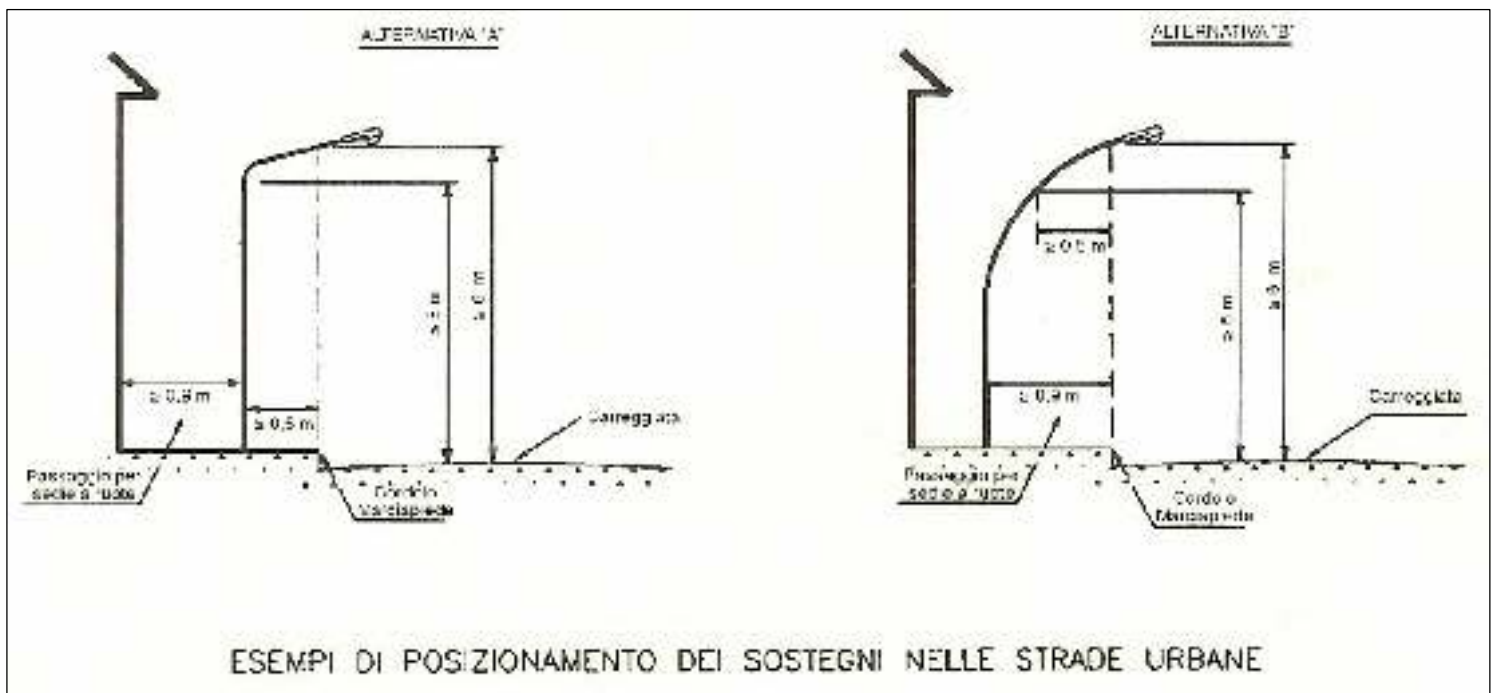


ESEMPI DI POSIZIONAMENTO DEI SOSTEGNI NELLE STRADE URBANE

PARTICOLARE DEL DISTANZIAMENTO DEGLI IMPIANTI DAI LIMITI DELLA CARREGGIATA E DALLA SEDE STRADALE

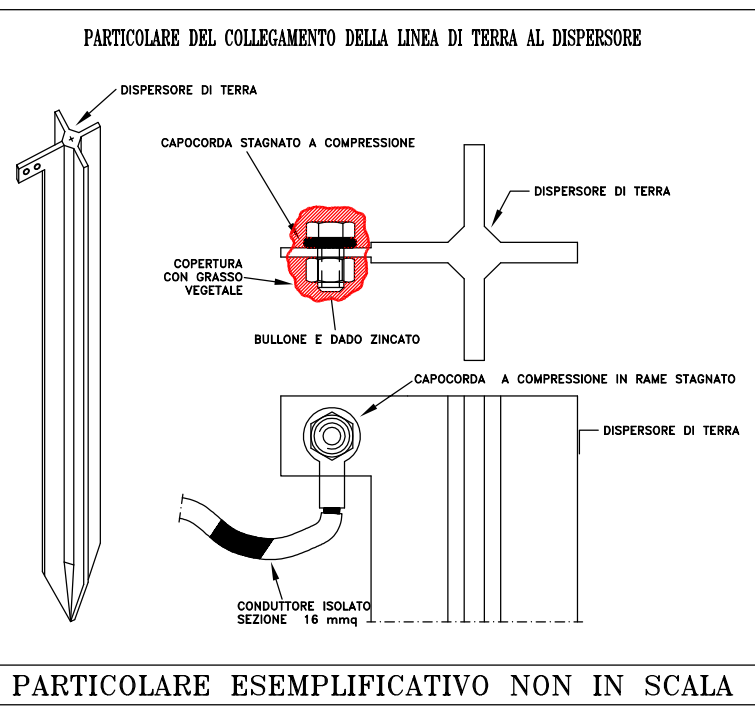


PARTICOLARE ESEMPLIFICATIVO NON IN SCALA

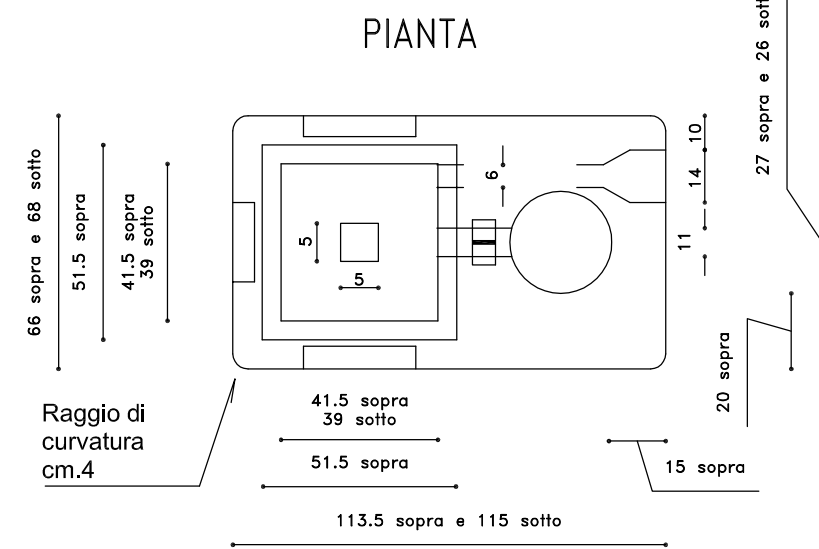


PIANTA

SEZIONE TRASVERSALE

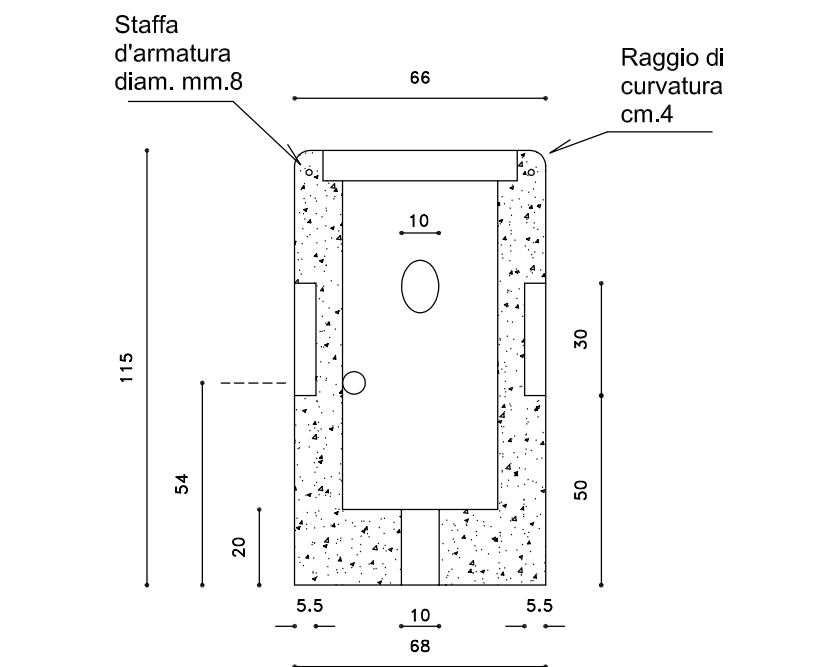

SEZIONE LONGITUDINALE

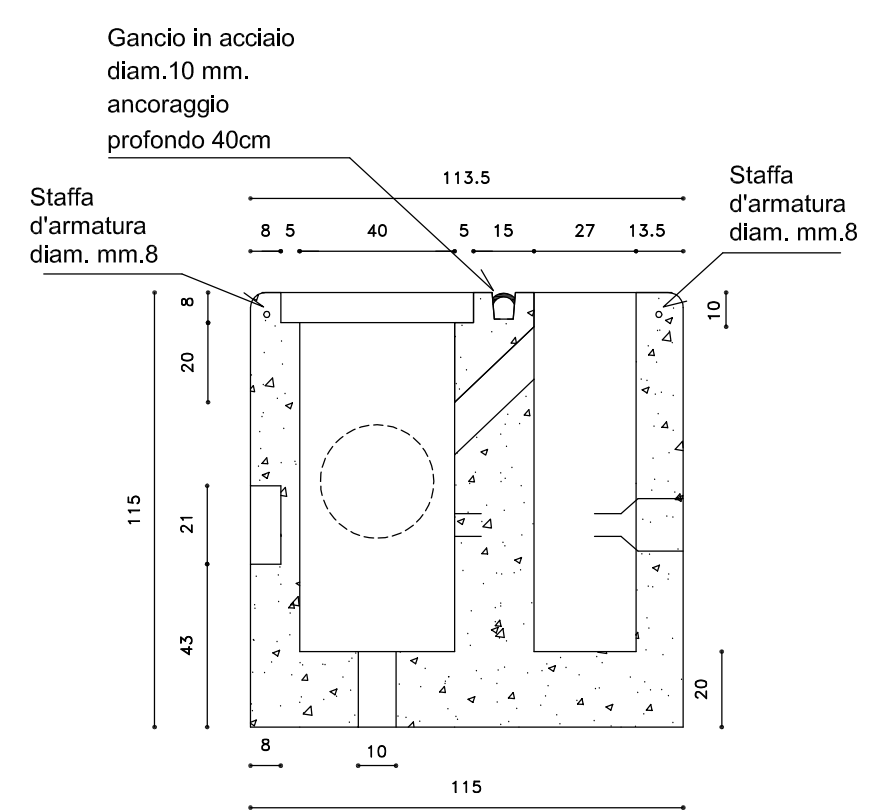

PARTICOLARE DEL PLINTO POZZETTO PER PALO DI ILLUMINAZIONE DI ALTEZZA 7.3m FUORI TERRA. DIMENSIONI TOTALI 115x70cm, ALTEZZA 115cm

valentino gerotto giovanni nardini architetti

jesolo ve via c.battisti,31 tel/fax 0421-350545 r.a.  
studio@gerottonardini.191.it

la committenza		dati catastali	
Ali' s.p.a. Marchetti Marco e Bruno		COMUNE DI JESOLO FG. 74 MAPP. vedi relazione	
titolo		data	
Piano Urbanistico Attattivo di un area posta tra via Roma Destra e via Leopardi in località Lido di Jesolo Progetto delle opere di urbanizzazione		scala varie	
oggetto		tavola	
Progetto delle reti tecnologiche Tipologie e particolari costruttivi rete di illuminazione pubblica		13	
la committenza		aggiornamenti	
Il progettista		protocollo 137-Mar	
		cartella Prog-PdIL	
		di1 OP.URB di2	
		file Tav.12-13 plot layout	
		layout	
redatto P.I. M. Dalla Libera		approvato Arch. G. Nardini	
Il presente disegno è di proprietà dello Studio Associato Gerotto e Nardini Architetti - I diritti saranno tutelati a Norma di Legge			