



PARTICOLARE ARMADI STRADALI – DISPOSIZIONE TIPICA APPARECCHI

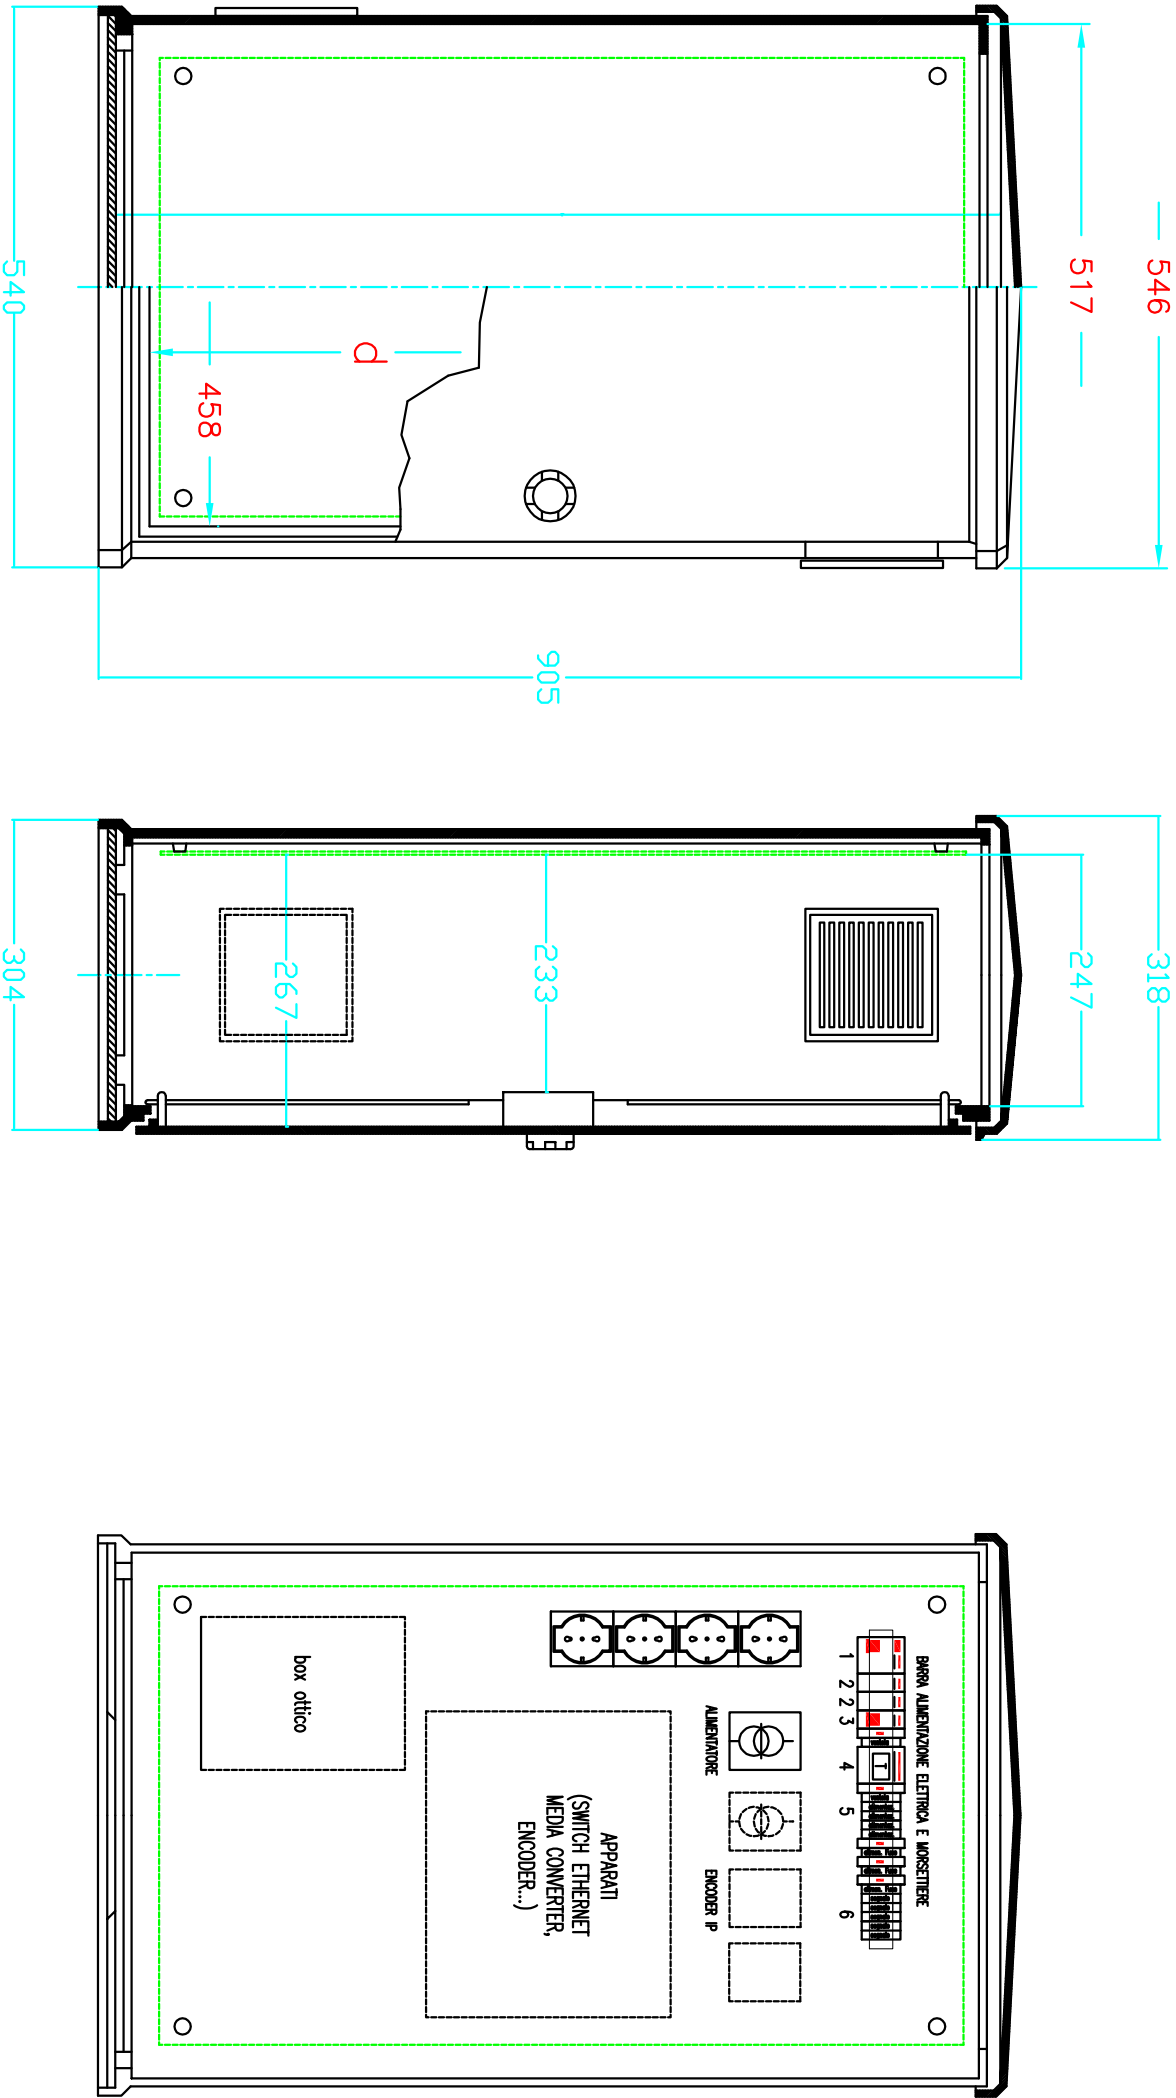

- 1 interruttore automatico in arrivo
- 2 scaricatori di tensione
- 3 interr. barra alimentaz. prese
- 4 ventola termostata
- 5 morsettiere alim. elettriche
- 6 morsettiere segnali

Committente: COMUNE DI JESOLO Via S. Antonio 11, 30016 Jesolo (VE)	Ing. Giovanna Ghio Via Segantini 10A, 37138 Verona P.IVA 03117290233 Iscr. Albo Ingegneri di Verona n. A1970	Revisione n°: 0	Disegno tavola: QA01-00	Data: 14/01/2011	Tot. fogli: n
Tavola: Progetto di Videosorveglianza "Jesolo Città Sicura" Progetto Definitivo		Data revisione: --	N. FILE QA01-00	DISEGNATO Ghio	Segue foglio: 2
Oggetto: Armadi stradali Schema tipico fronte quadro		Scala: 1:100	Commessa: P1007	Visto: Ghio	Foglio n°: 1

PARTICOLARE ARMADI STRADALI – SCHEMA UNIFILARE TIPICO

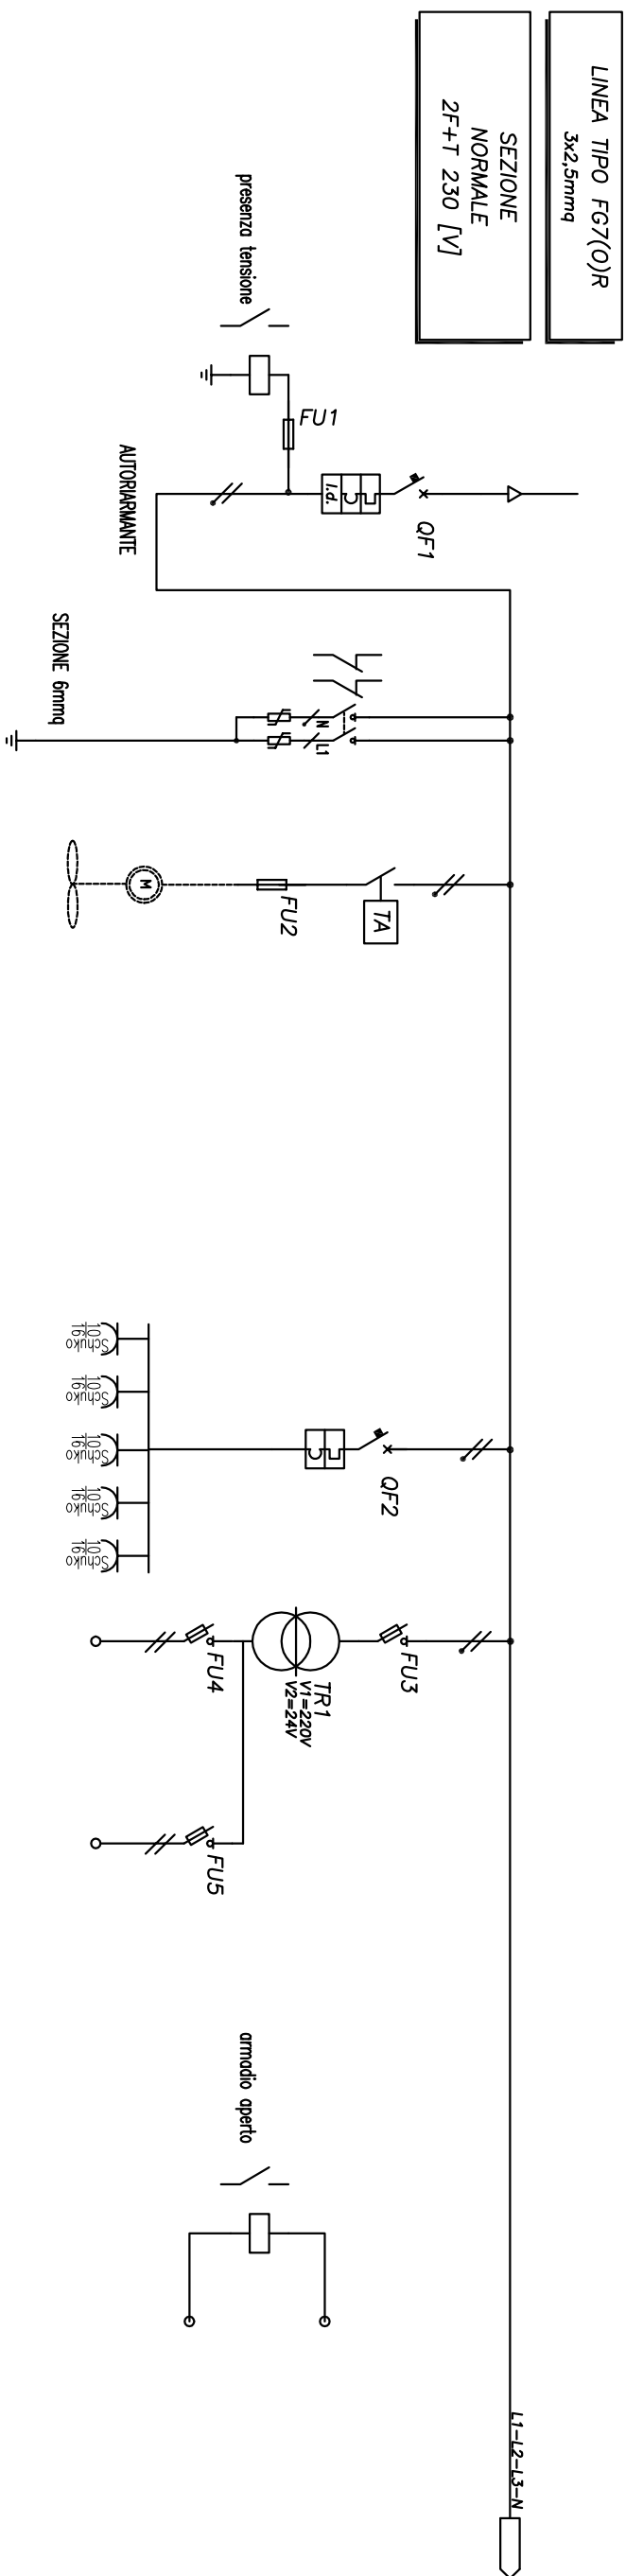

ENTRO QUADRO											
Utenza	1	2	3	4	5	6	7	8	9	10	11
Denominazione e dicitura targhette	GENERALE QUADRO	SCARICATORI CI. II Up<1,5kV Uc 335V	ALIMENTAZIONE VENTOLA TERMOSTAT.			BARRA ALIMENT. APPARATI	ALIMENTATORE TELECAMERA TIPICO	ALIMENTAZIONE TELECAMERA TIPICO			
Potenza installata o assorbita						ca 300 W	120 / 250 VA	120 / 250 VA			(kW)
Corrente d'impiego			0,5				0,6 / 1,2	0,6 / 1,2			(A)
Fasi	L1-N	L1-N	L1-N			L1-N	L1-N	L1-N			
Interruttore o	Poli/portata	2/10 A				2/6 A					(A)
	Curva	C				C					
Sezionatore	Icu – Ics	4,5 kA				6 kA					(kA)
Differenziale	Poli/portata	2/10 A									(A)
	Sens./classe	0,3A/AC tipo S									
Fusibile	Calibro						1 / 2A dM	1 / 2A dM			
Telecamera	Poli/portata										(A)
Fusibile	Calibro										(kW)
Riscaldatore	Poli/portata										
Relè Termico	Portata										(A)
	Taratura										(A)
Morsetti											
FUORI QUADRO											
Sigla cavo											
Sezione linea (mmq)							2x1,5				(mmq)
Lunghezza linea m											(m)
Denominazione linea	XW1	XW2	XW3	XW4	XW5	XW6	XW7	XW8	XW9	XW10	XW11

COMMITTENTE: COMUNE DI JESOLO Via S. Antonio 11, 30016 Jesolo (VE)	Ing. Giovanna Ghio Via Segantini 10A, 37138 Verona P.IVA 03117290233 Iscr. Albo Ingegneri di Verona n. A1970	Revisione n°: 0	Disegno tavola: QA01-00	Data: 14/01/2010	Tot. fogli: n
Tavola: Progetto di Videosorveglianza "Jesolo Città Sicura" Progetto Definitivo		Data revisione: --	N. FILE QA01-00	DISEGNATO Ghio	Segue foglio: --
Oggetto: Armadi stradali Schema tipico unifilare elettrico		Scala: //	Commessa: P1007	Visto: Ghio	Foglio n°: 2